

注意：
本图须经签署并加盖本公司专用出图章方为有效。
本施工图应经相关部门审批通过后方可施工。
本图版权归南水工程勘察设计院有限责任公司所有。

备注

项目编码
S10W
(打码机打码位置)

审 定	审 核
	审 核

项目负责	专业负责	设计
DISIGNED BY	DISIGNED BY	DISIGNED BY

建设单位


工程名称

自建房


子项名称

图名
平面图


设计号	图号	版次
PRO. NO.	JS-01	版次
图别	建设	日期
DES. TYPE	建设	2022. 04

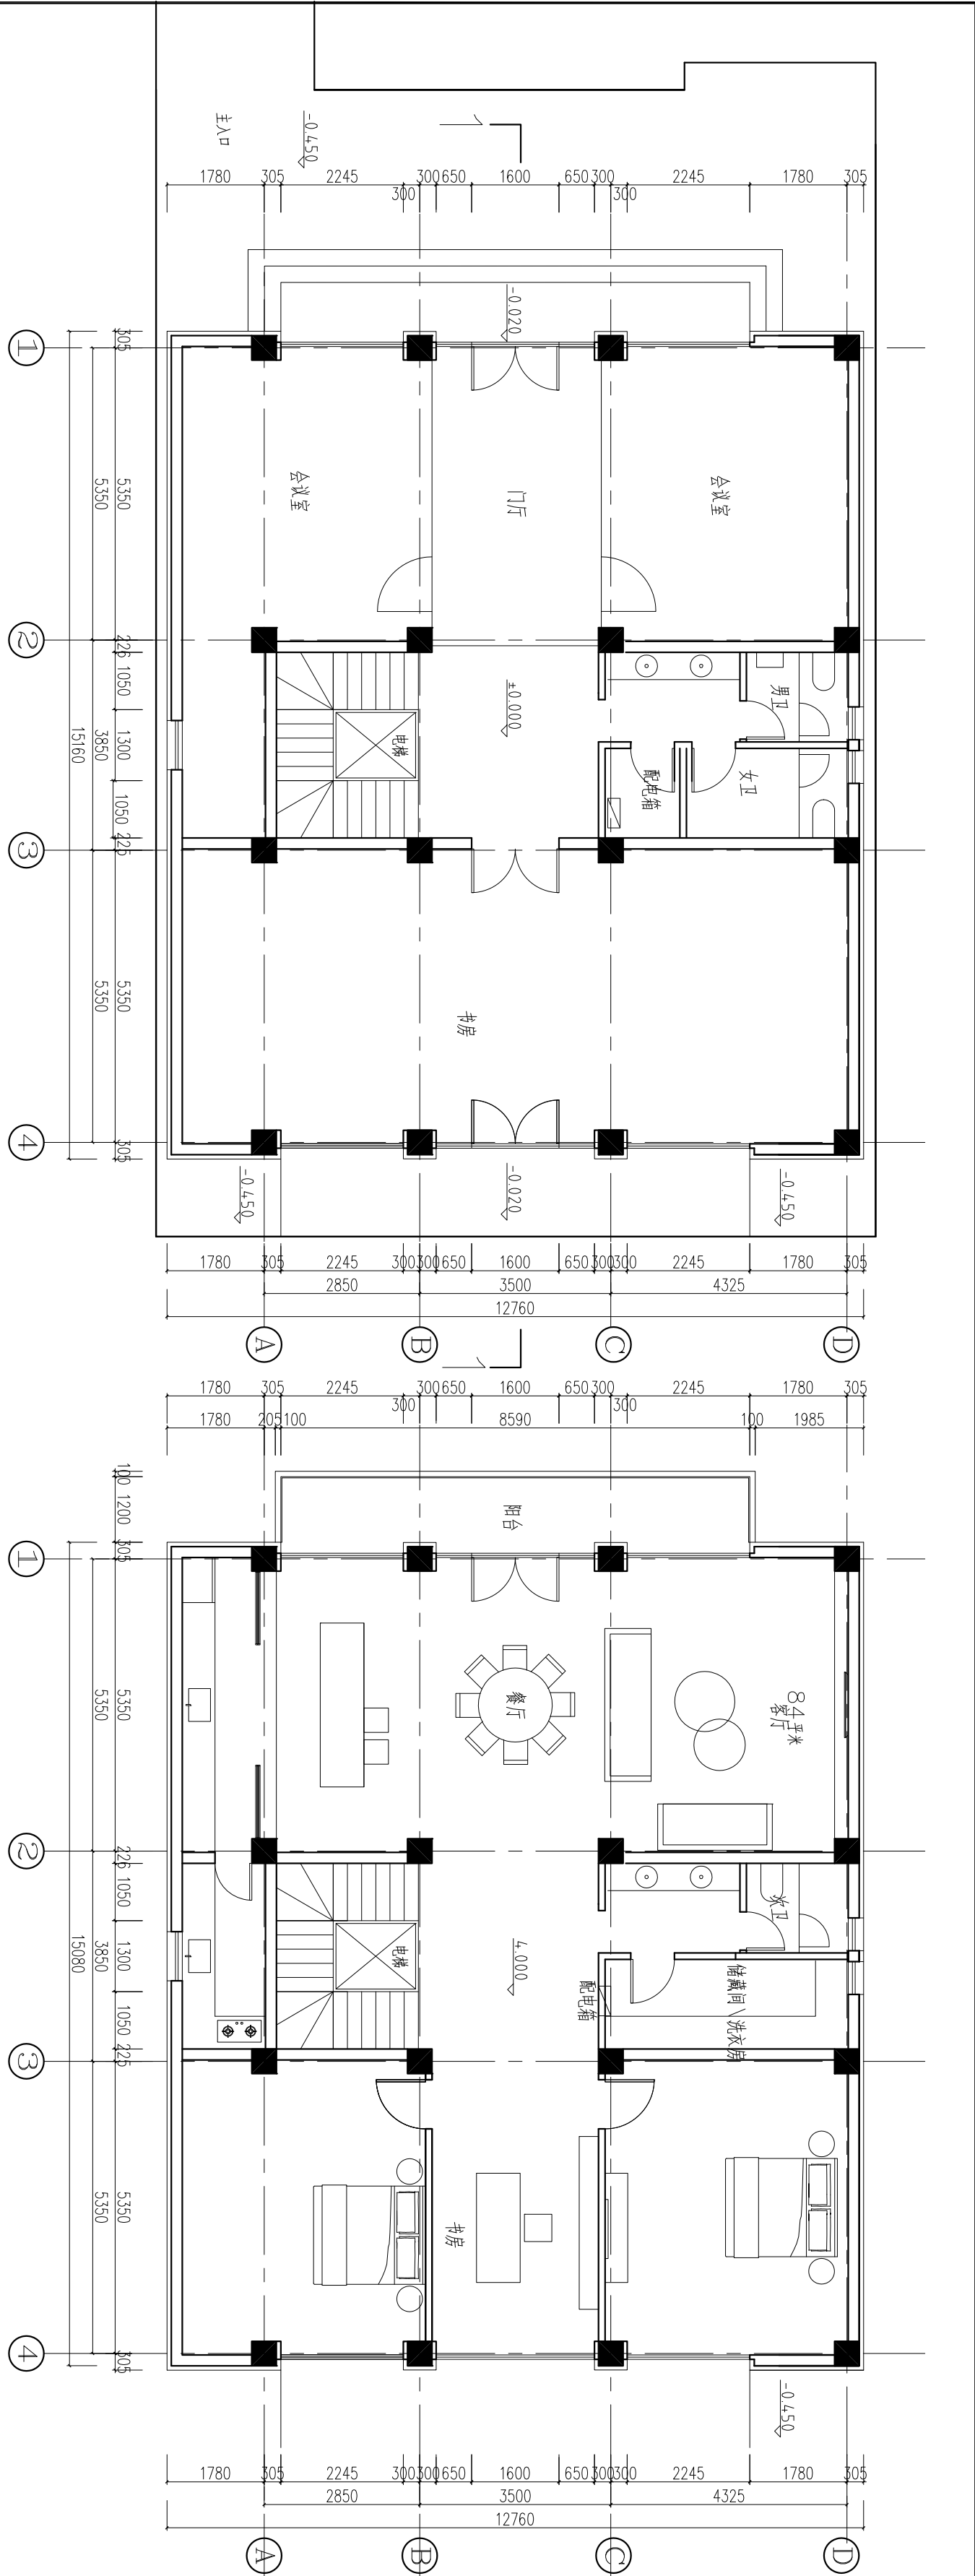

一层平面图

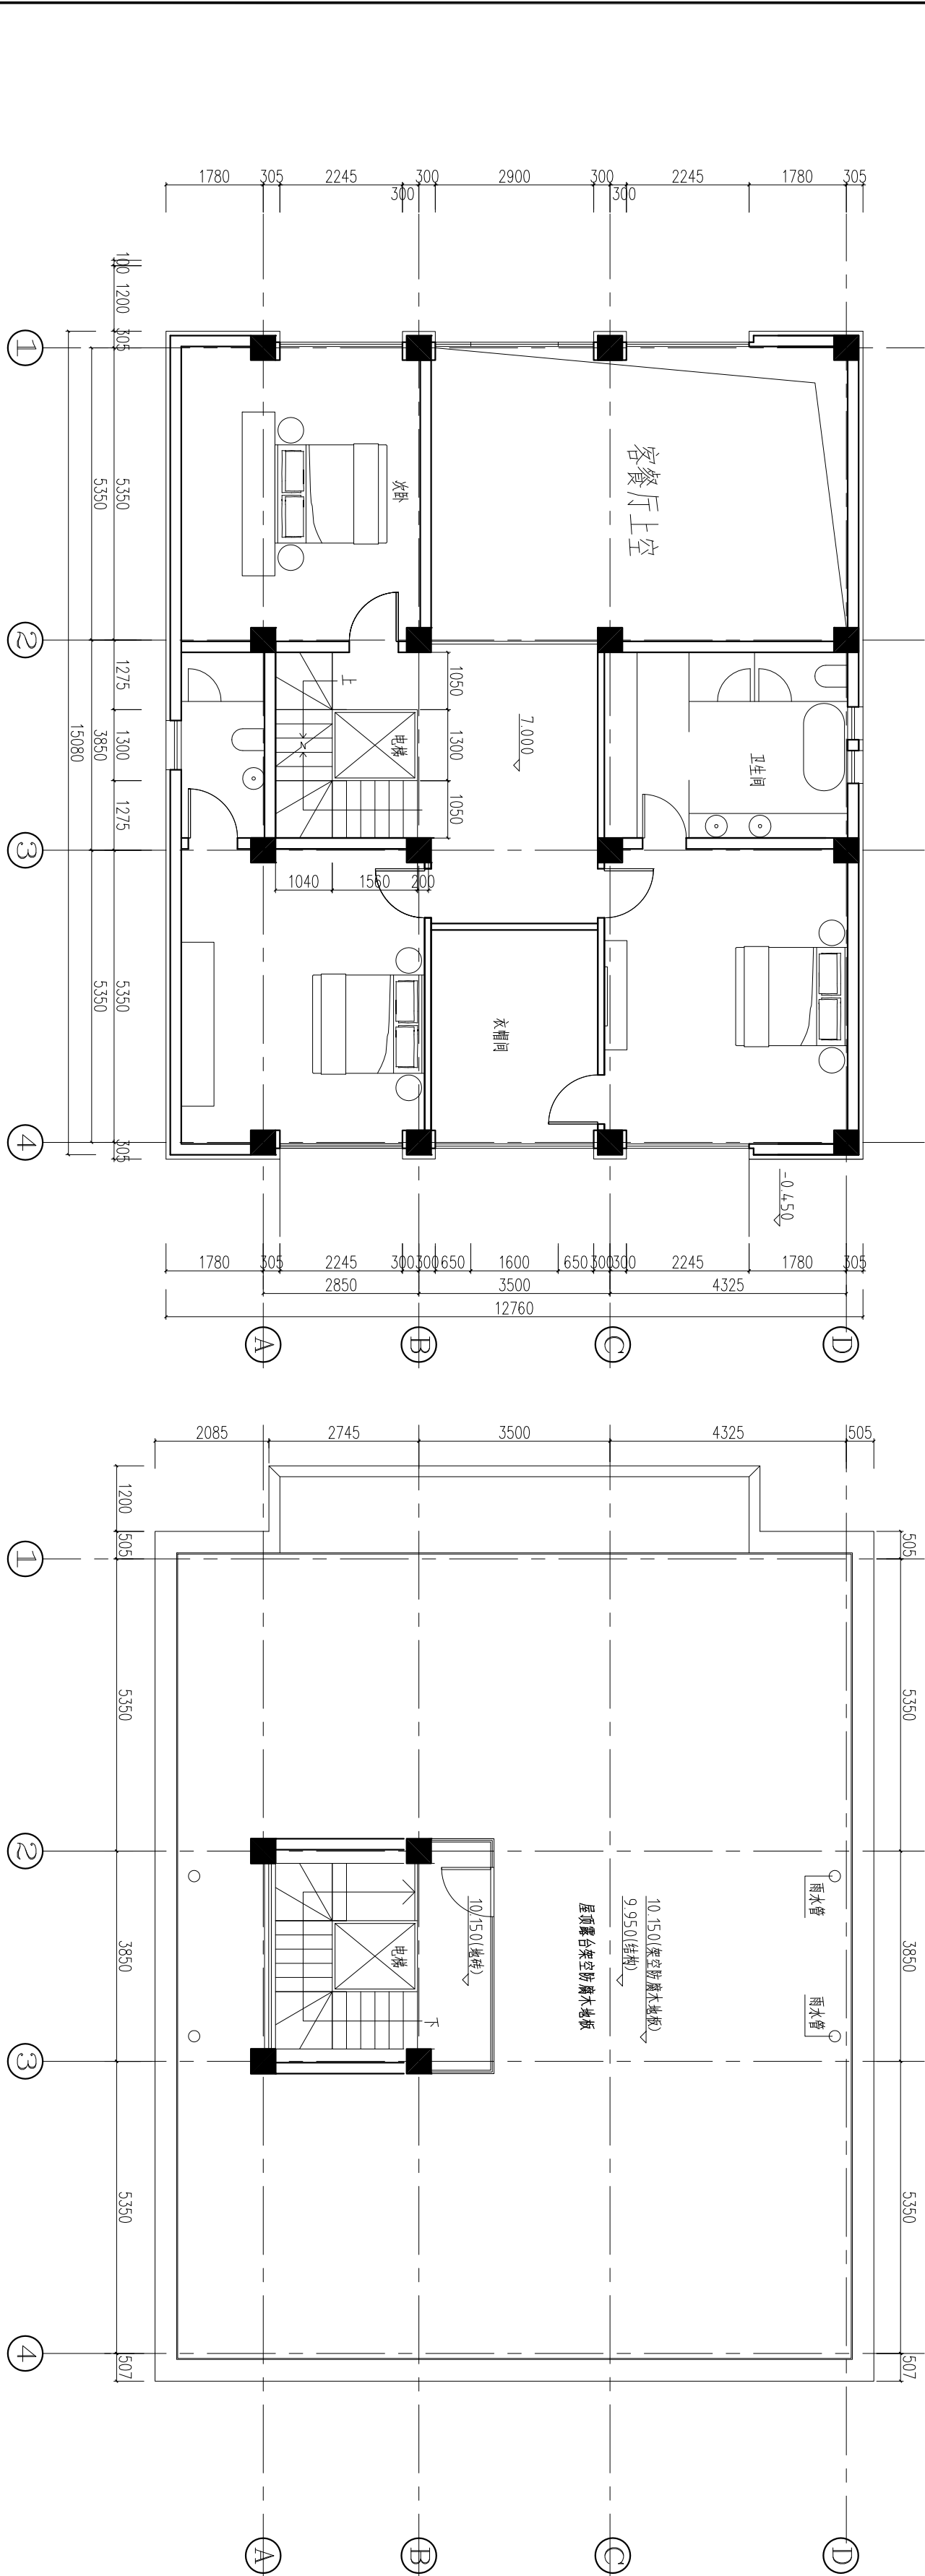

三层平面图

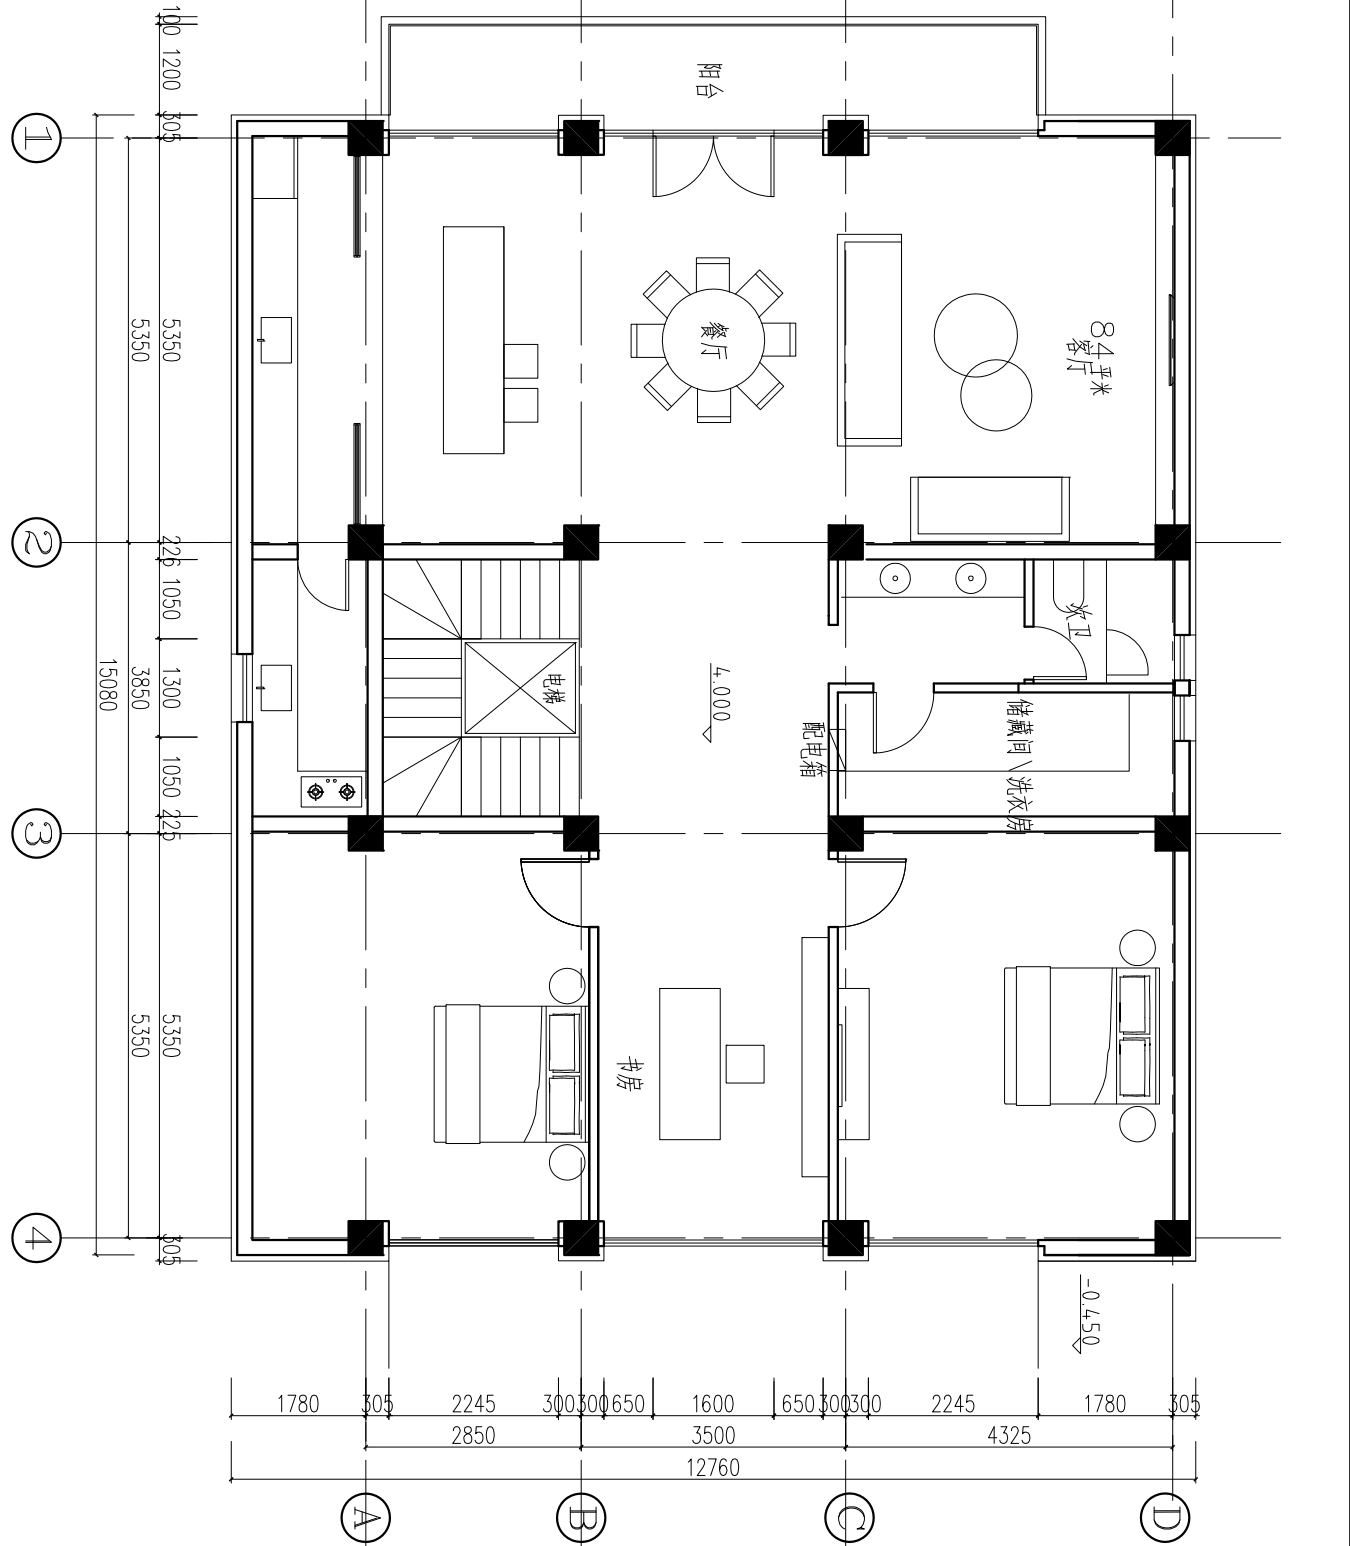

四层平面图