


暖通	给排水	工艺	自控	
结构	电气	通讯		
建筑	电气	通讯		

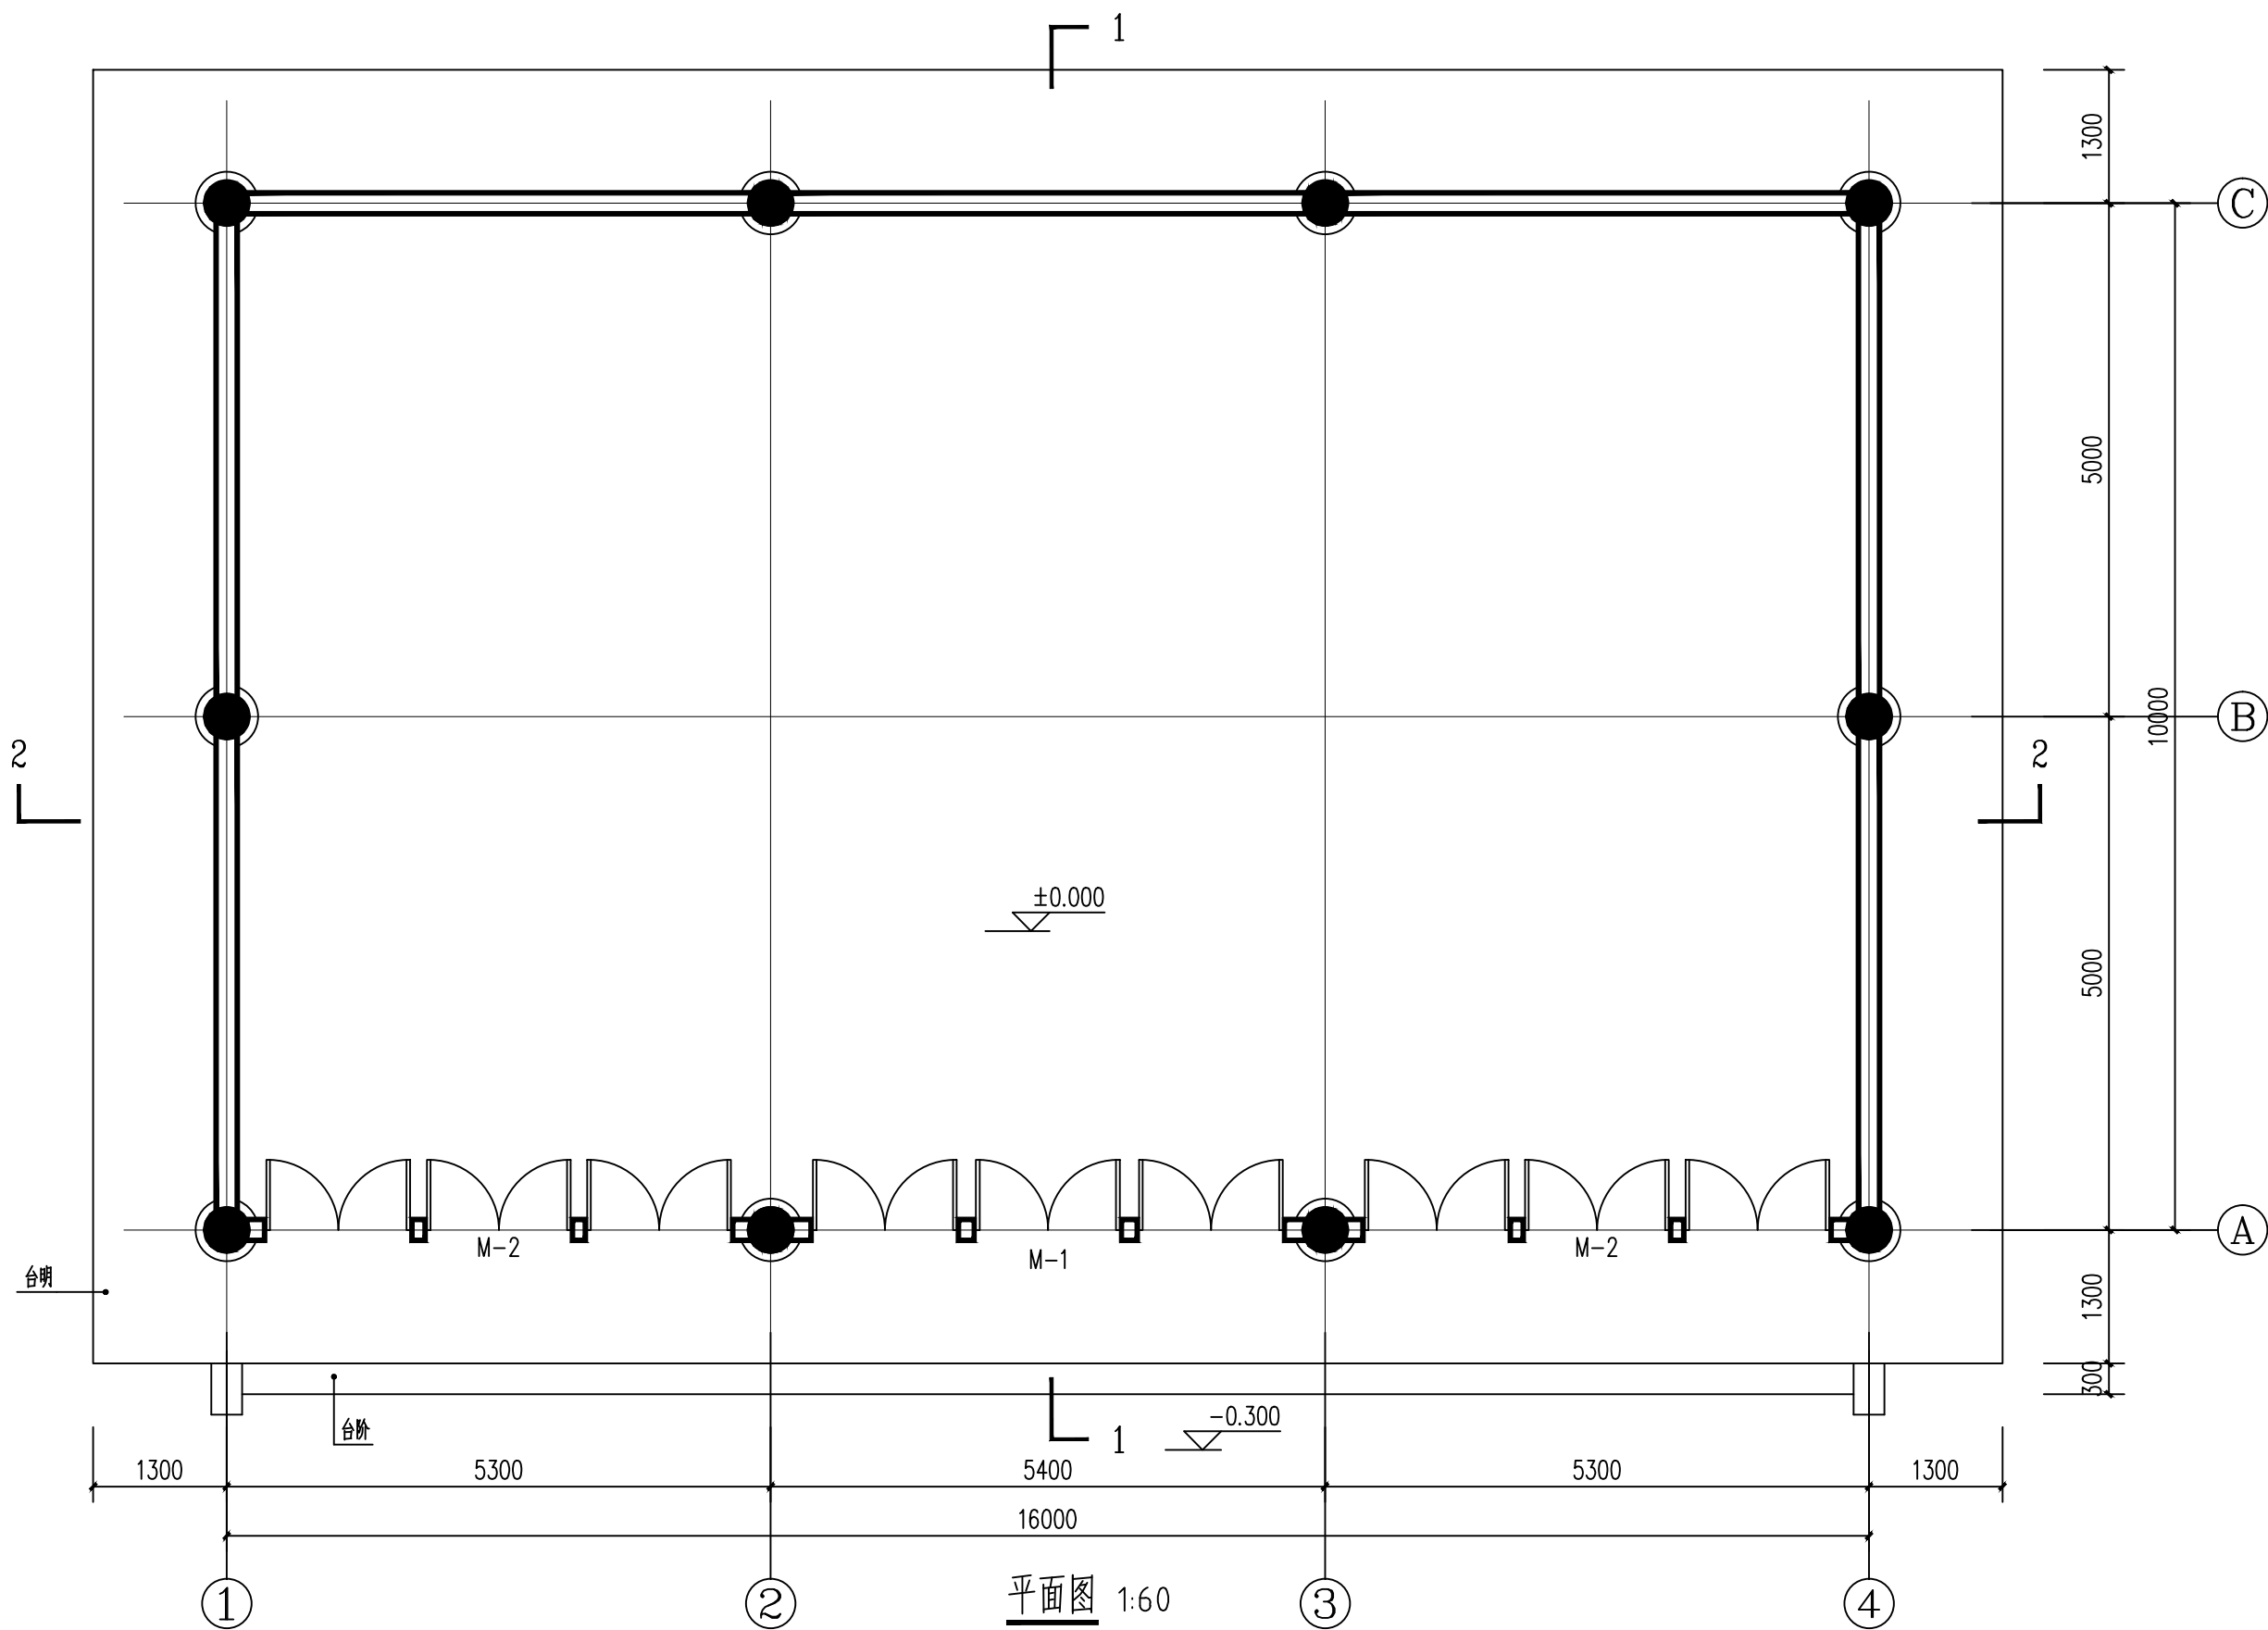

博艺古建园林景观设计

审定
审核
项目负责人

校对
设计负责人
设计人

工程名称
项目名称

大殿

图纸
名称

平面图

工程编号
图号

02

阶段
日期
比例

建施
2020.05
见图