


平面所用	灯具名称	规格	色温
	筒灯		
	可调转嵌入式射灯	Ø80 3000K	
	LED灯带		
	吸顶灯		白光
	中式水晶灯		
	路轨三合一		
	排气扇		
	艺术吊灯 100W		可调光 详见配电箱 灯具表

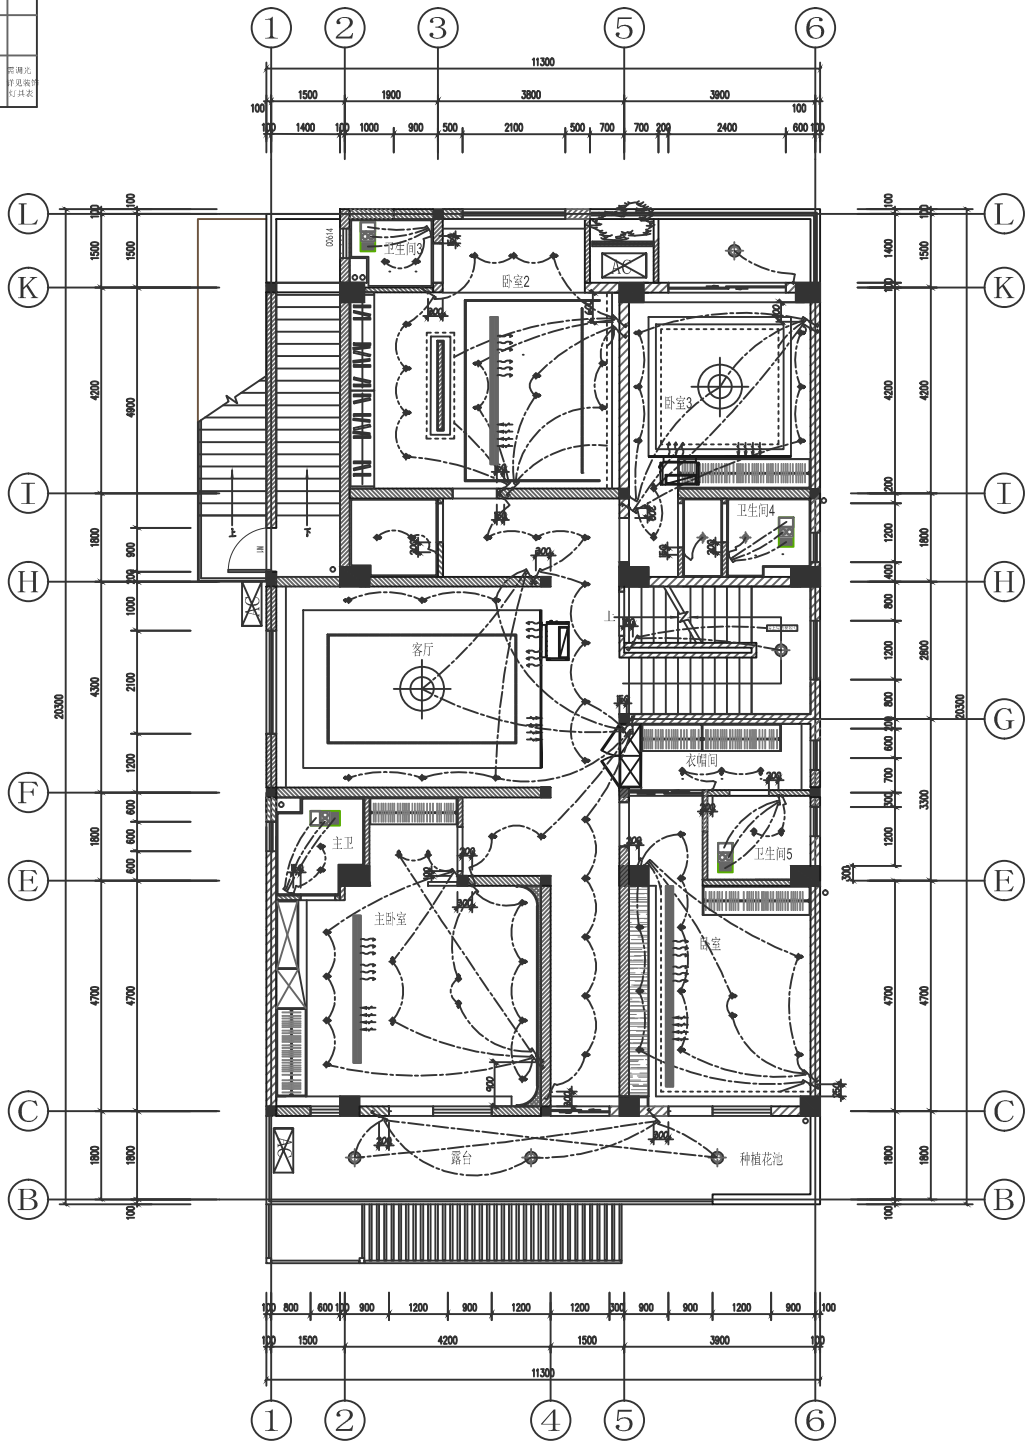

图例	名称	说明
	单联单控开关	在设计时无特殊说明 安装 1300mm高
	双联单控开关	在设计时无特殊说明 安装 1300mm高
	三联单控开关	在设计时无特殊说明 安装 1300mm高
	单联双控开关	在设计时无特殊说明 安装 1300mm高
	双联双控开关	在设计时无特殊说明 安装 1300mm高
	三联双控开关	在设计时无特殊说明 安装 1300mm高

四层开关布置图 1:100

DRAWING TITLE 图名
四层开关布置图
SHEET No. 图号
P-6.2