 

 
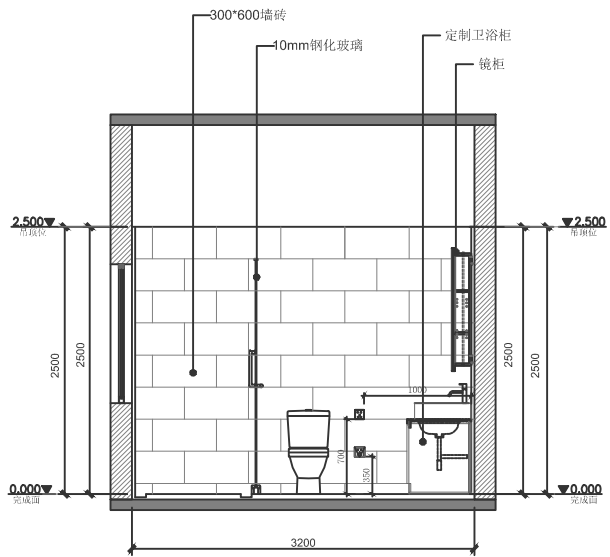


设计	审核	校对	制图
建筑	结构	给排水	暖通
电气	暖通	暖通	暖通
暖通	暖通	暖通	暖通



A 三层卫生间2A立面图
SCALE 1: 40

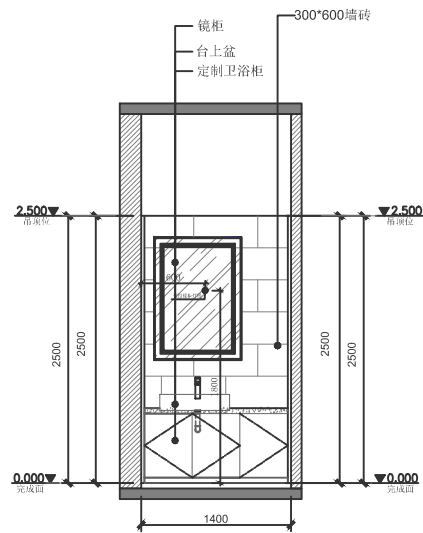

B 三层卫生间2B立面图
SCALE 1: 40

DRAWING TITLE 图名
三层卫生间2A/B立面图
SHEET No. 图号
EL-12