



设计	校对	审核	签字
建筑	结构	暖通	电气
给排水	暖通	电气	暖通
暖通	电气	暖通	电气

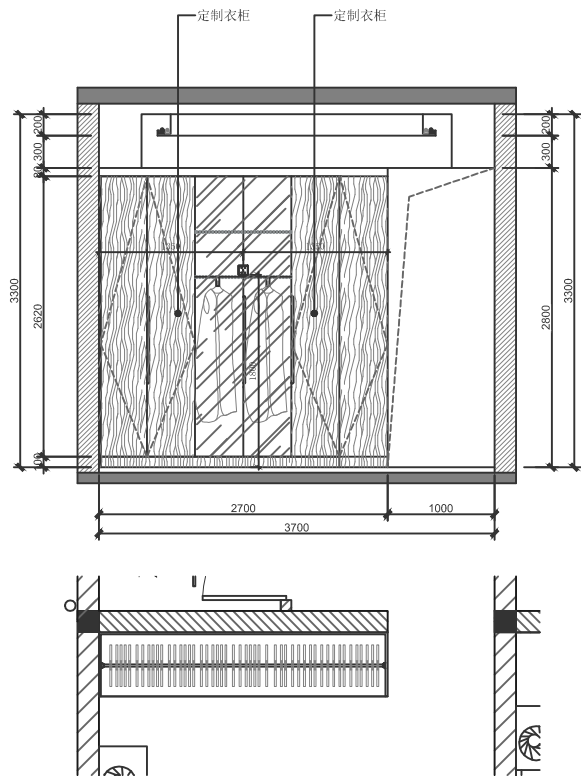

C 四层卧室3 C立面图
SCALE 1: 40

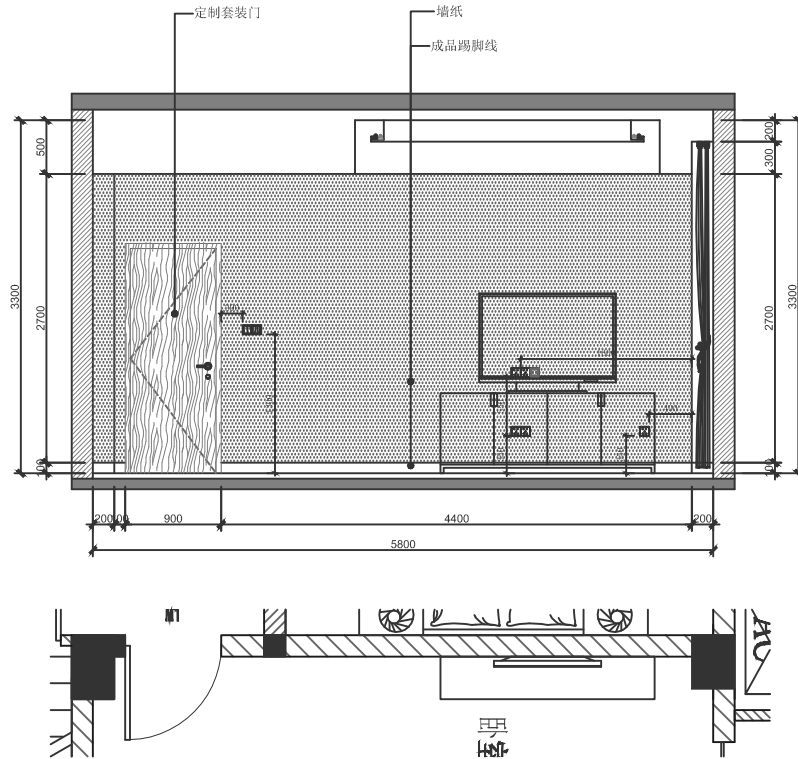

D 四层卧室3 D立面图
SCALE 1: 40

DRAWING TITLE 图名
四层卧室3C/D立面图
SHEET No. 图号
EL-32