
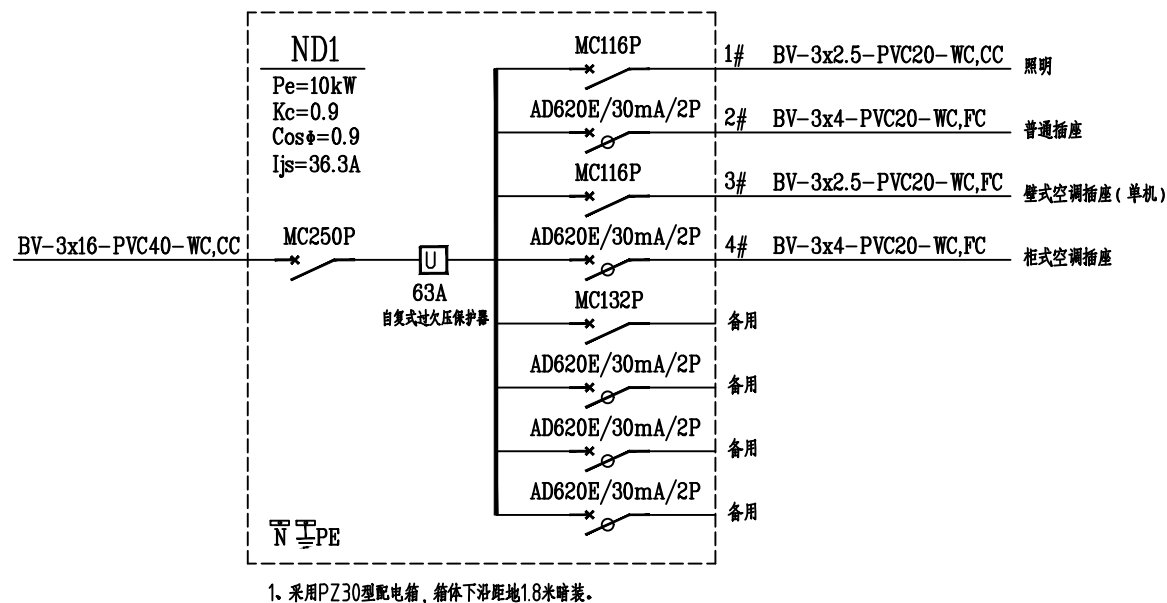


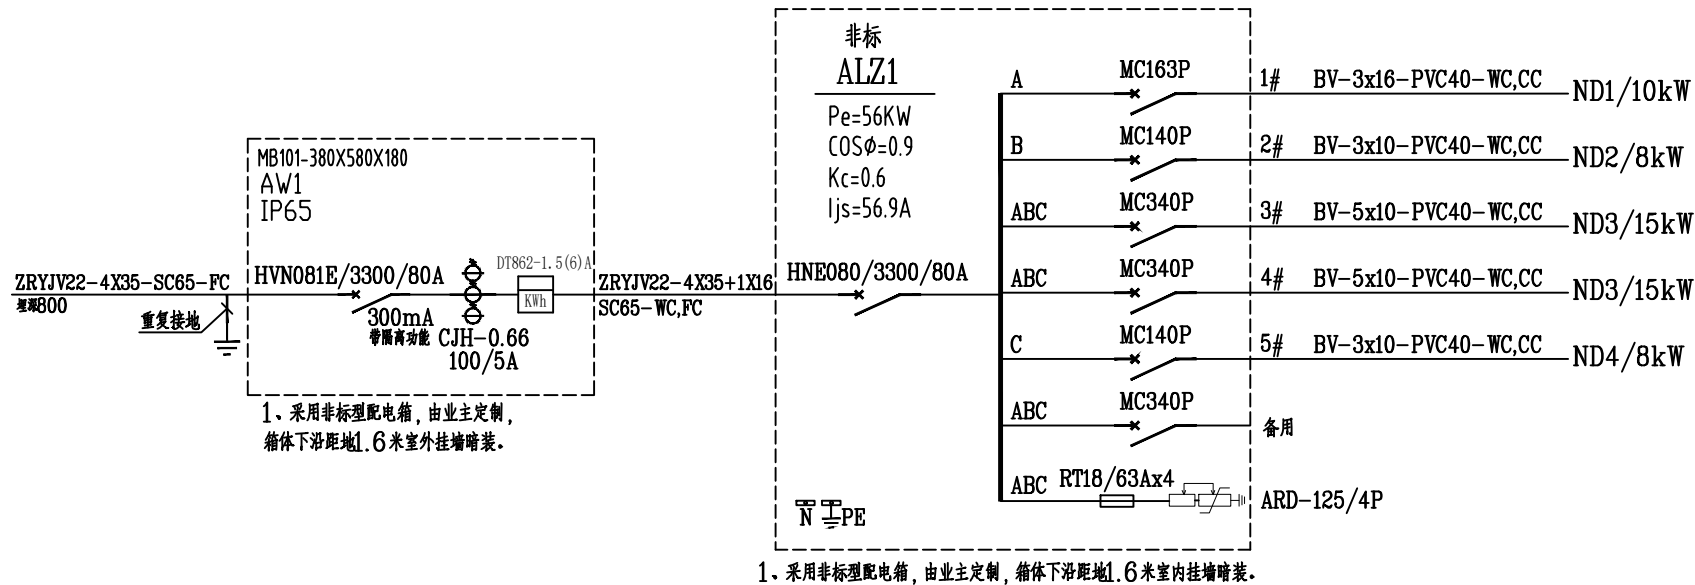

自建民宿	阶段	施工图设计
配电系统图（一）	图号	电施-04
	比例	1:100
	日期	2021.05