



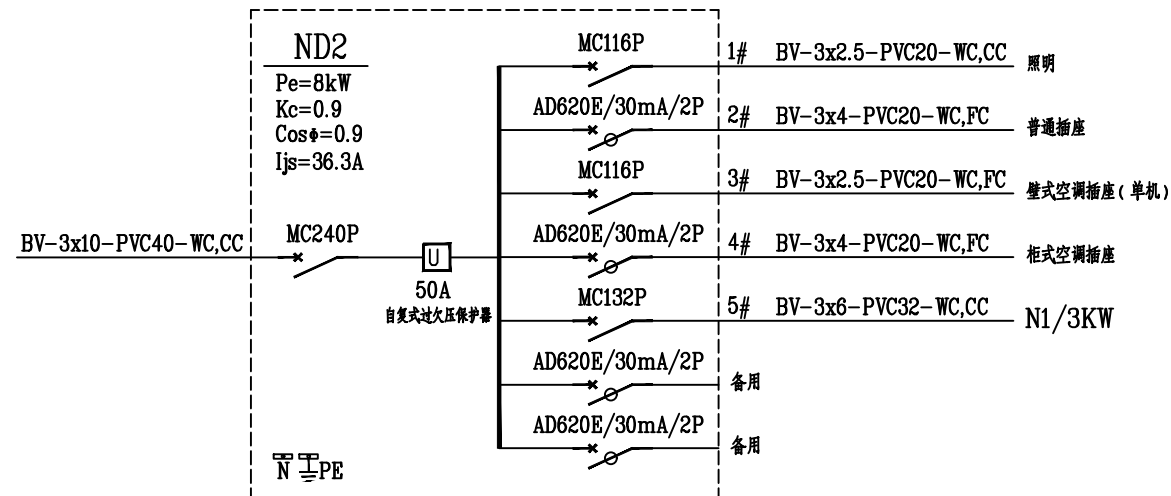

1. 采用PZ30型配电箱, 箱体下沿距地1.8米暗装。

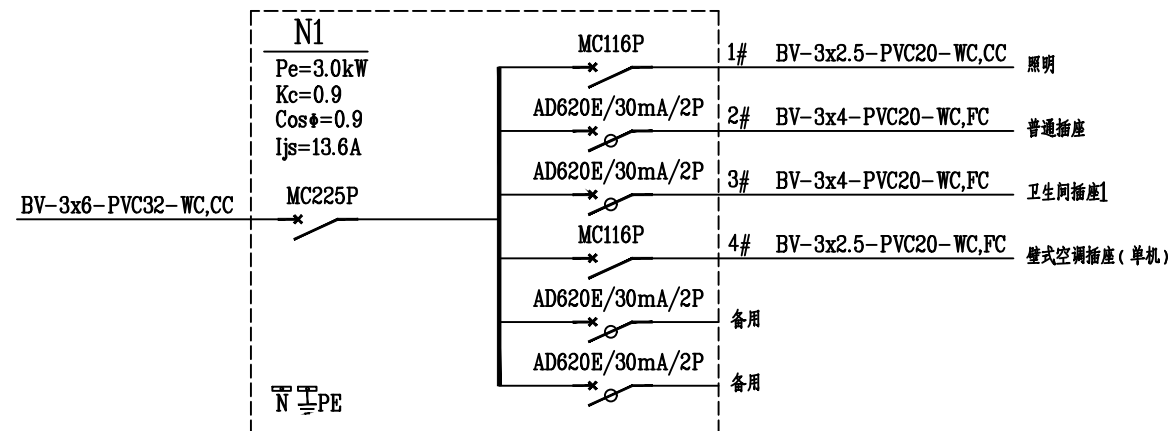

1. 采用PZ30型配电箱, 箱体下沿距地1.8米暗装。

自建民宿	阶段	施工图设计
配电系统图(二)	图号	电施-05
	比例	1:100
	日期	2021.05