


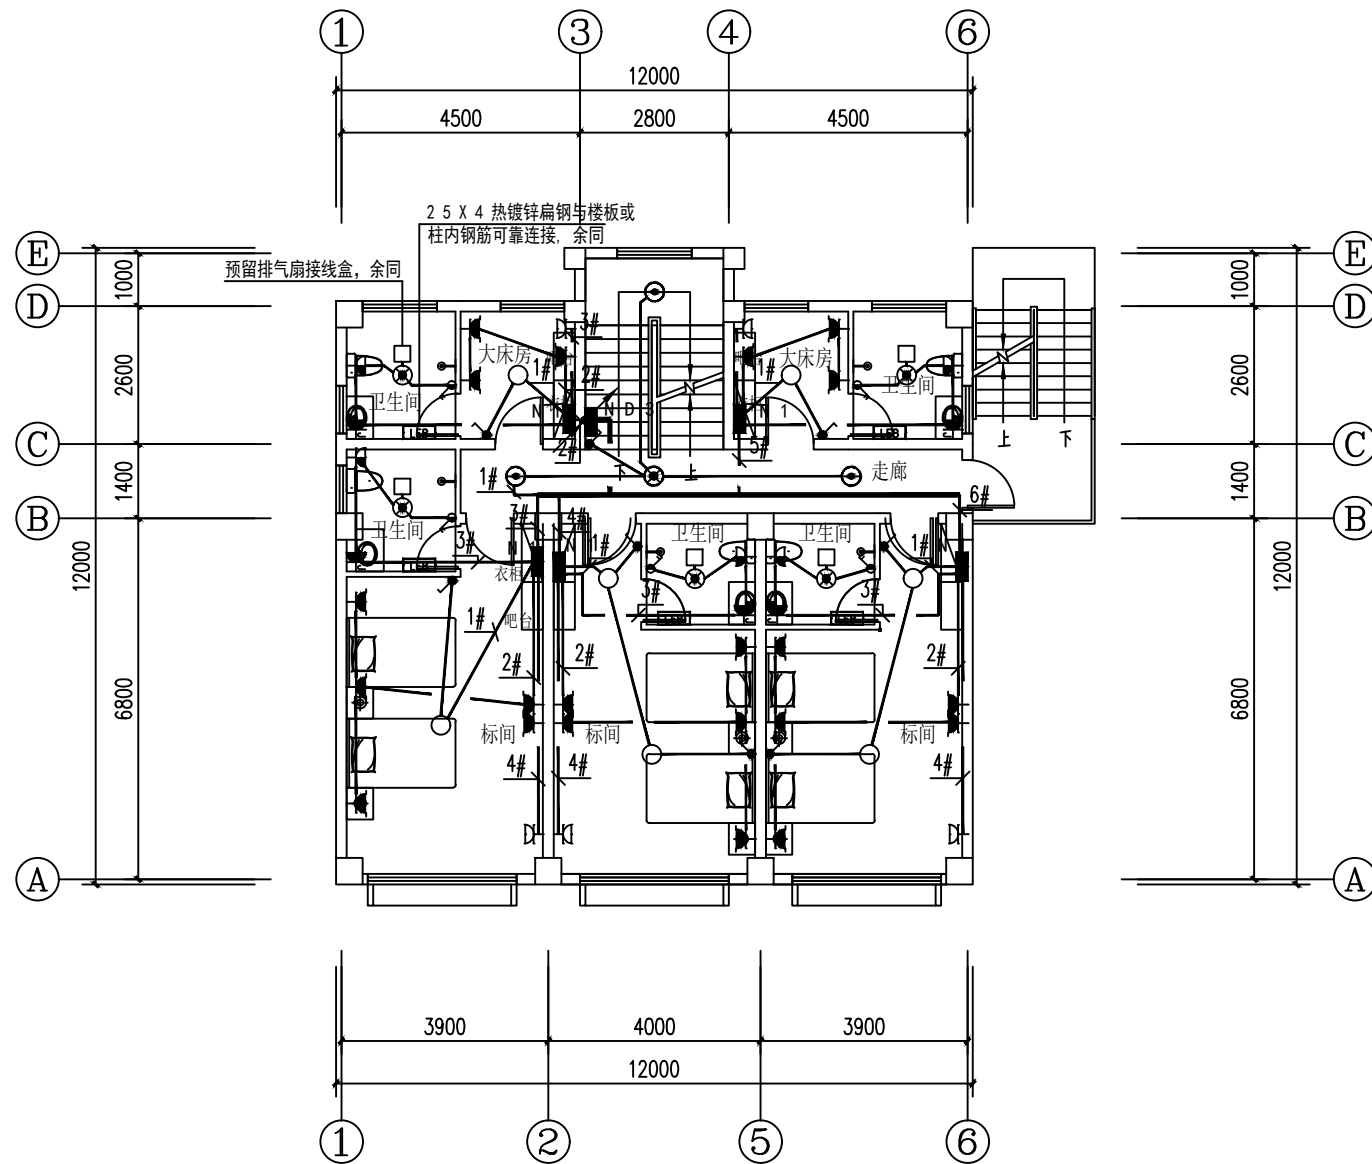

二层~三层照明平面图 1:100

自建民宿 二层~三层照明平面图	阶段	施工图设计
	图号	电施-10
	比例	1:100
	日期	2021.05