


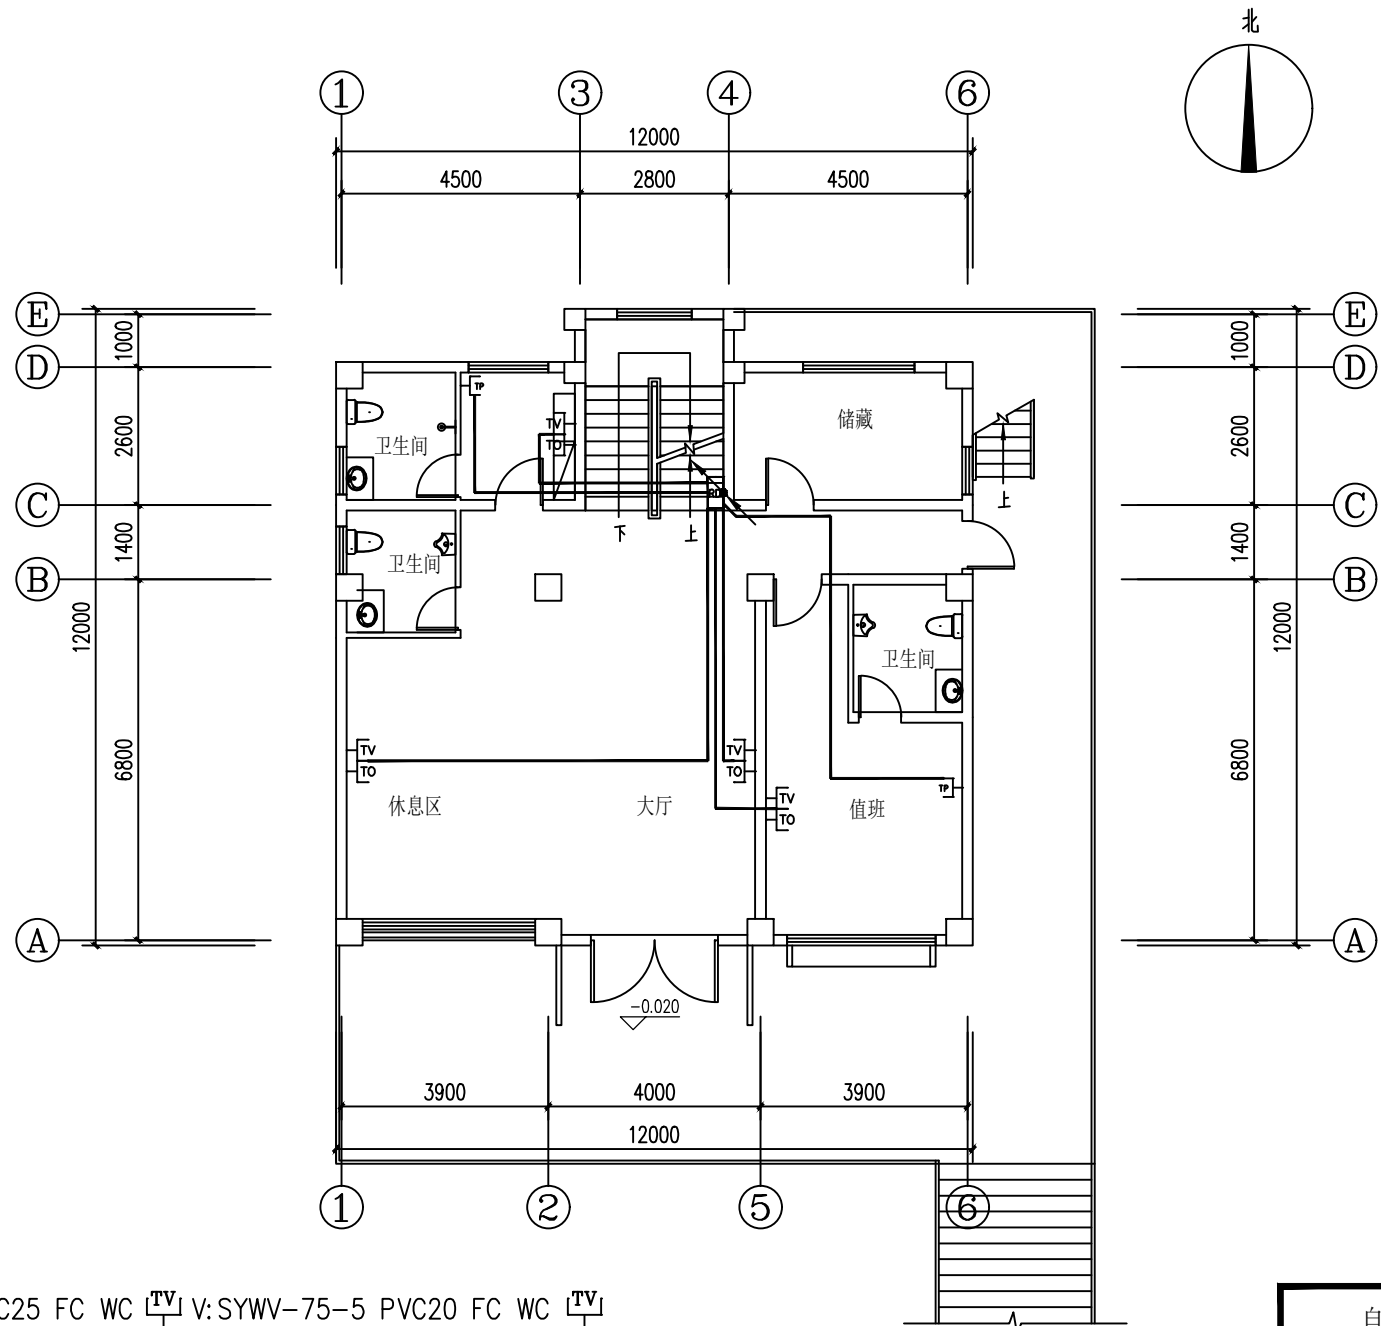

2V: 2x(SYWV-75-5) PVC25 FC WC V: SYWV-75-5 PVC20 FC WC
F: RVS 2*0.5 PVC16 FC WC
F+D: RVS 2*0.5+UTP PVC20 FC WC D: UTP PVC16 FC WC

一层弱电平面图 1:100

自建民宿	阶段	施工图设计
	图号	电施-14
	比例	1:100
	日期	2021.05