


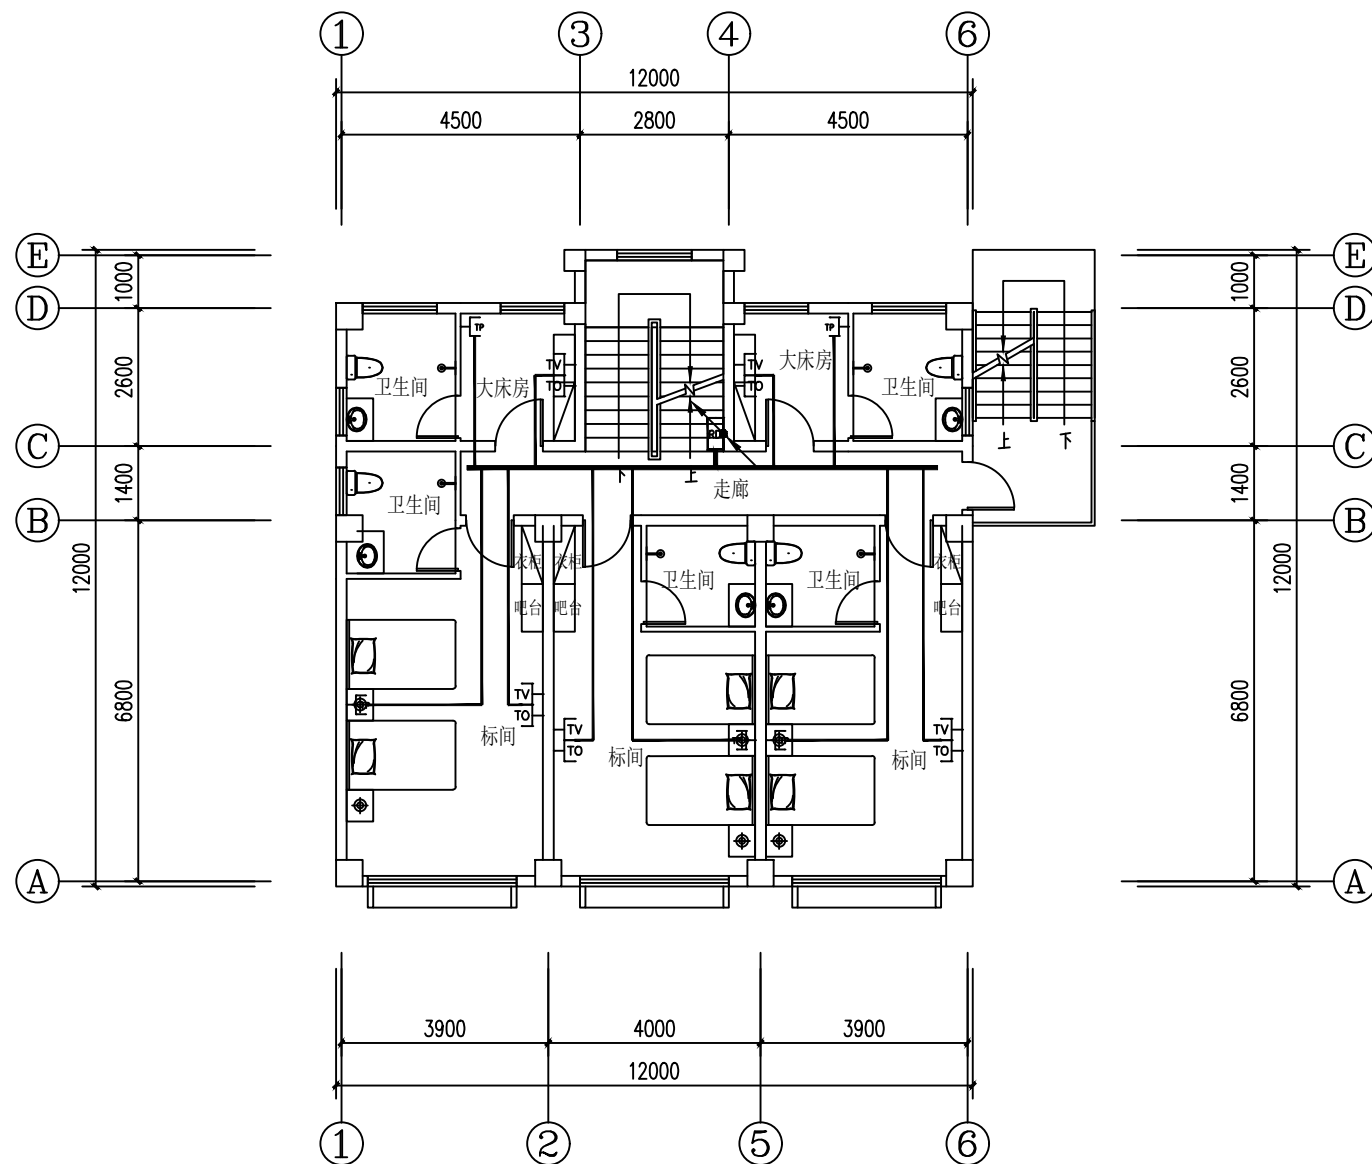

2V: 2x(SYWV-75-5) PVC25 FC WC TV V: SYWV-75-5 PVC20 FC WC TV
 F: RVS 2*0.5 PVC16 FC WC TP
 F+D: RVS 2*0.5+UTP PVC20 FC WC TP D: UTP PVC16 FC WC TO

二层~三层弱电平面图 1:100

自建民宿	阶段	施工图设计
二层~三层弱电平面图	图号	电施-15
	比例	1:100
	日期	2021.05