


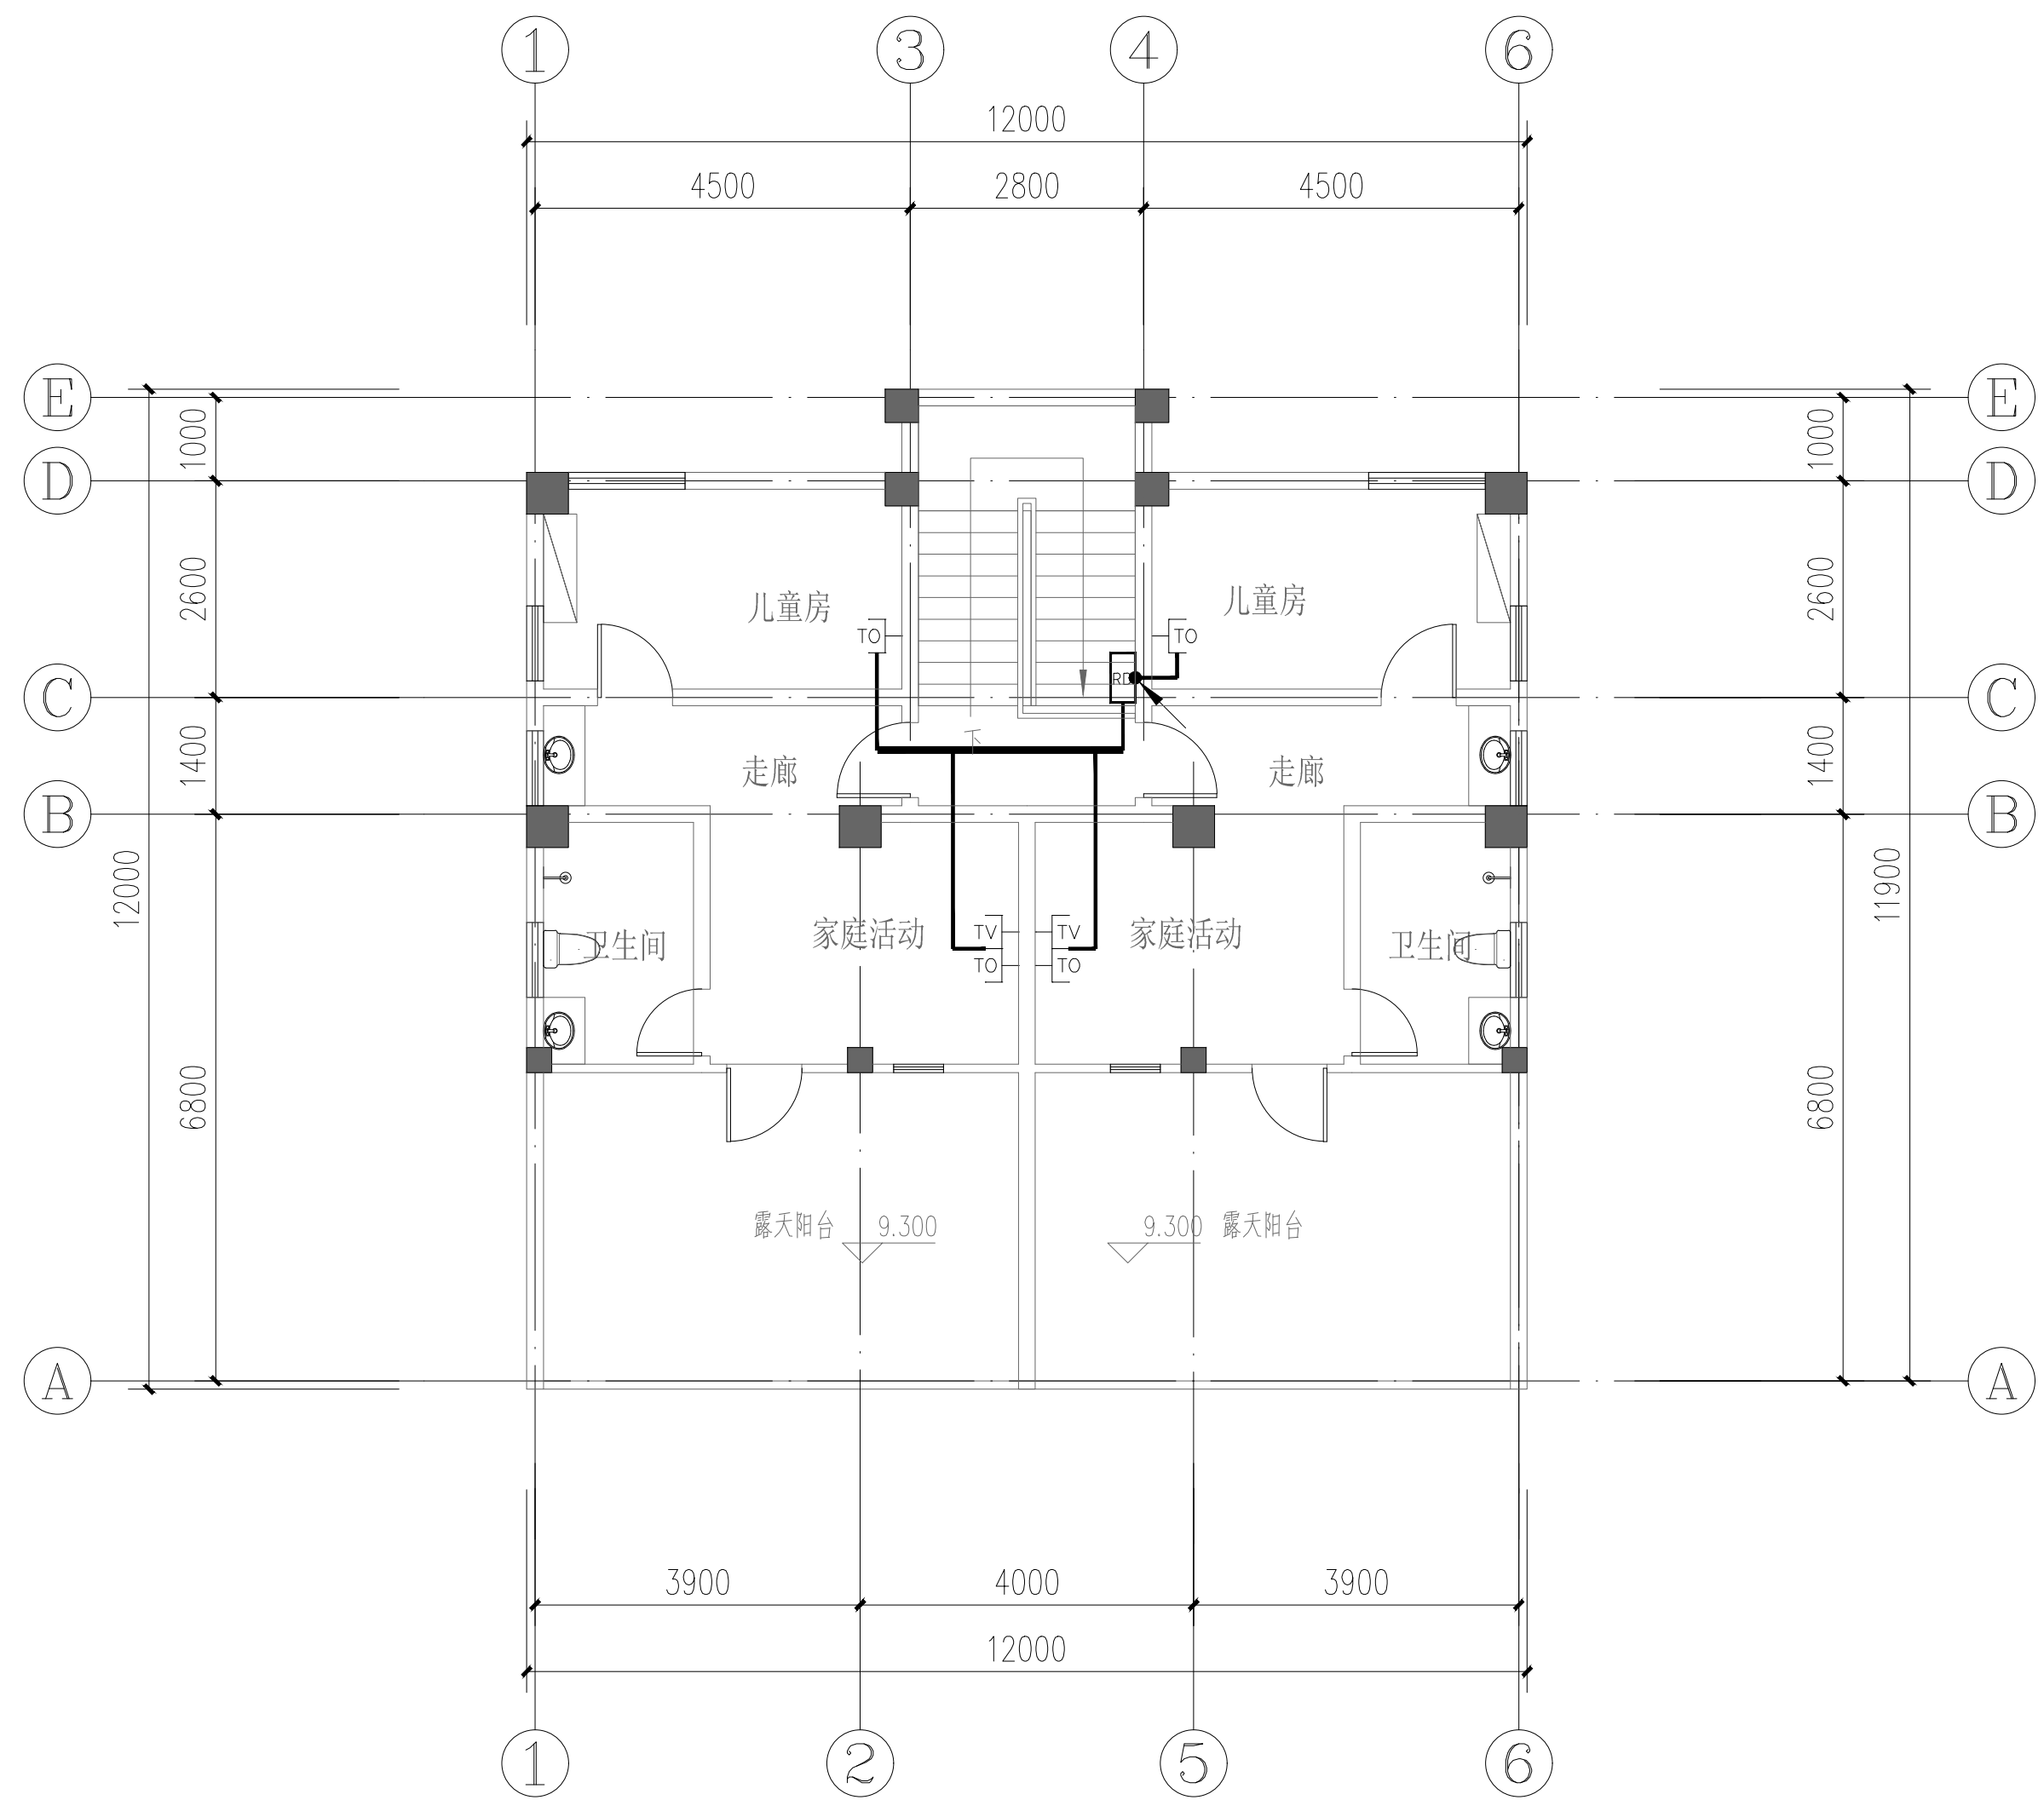

2V: 2x (SYWV-75-5) PVC25 FC WC

V: SYWV-75-5 PVC20 FC WC

F: RVS 2*0.5 PVC16 FC WC

F+D: RVS 2*0.5+UTP PVC20 FC WC

D: UTP PVC16 FC WC

四层弱电平面图 1:100

自建民宿

阶段

施工图设计

图号

电施-16

四层弱电平面图

比例

1: 100

日期

2021.05