


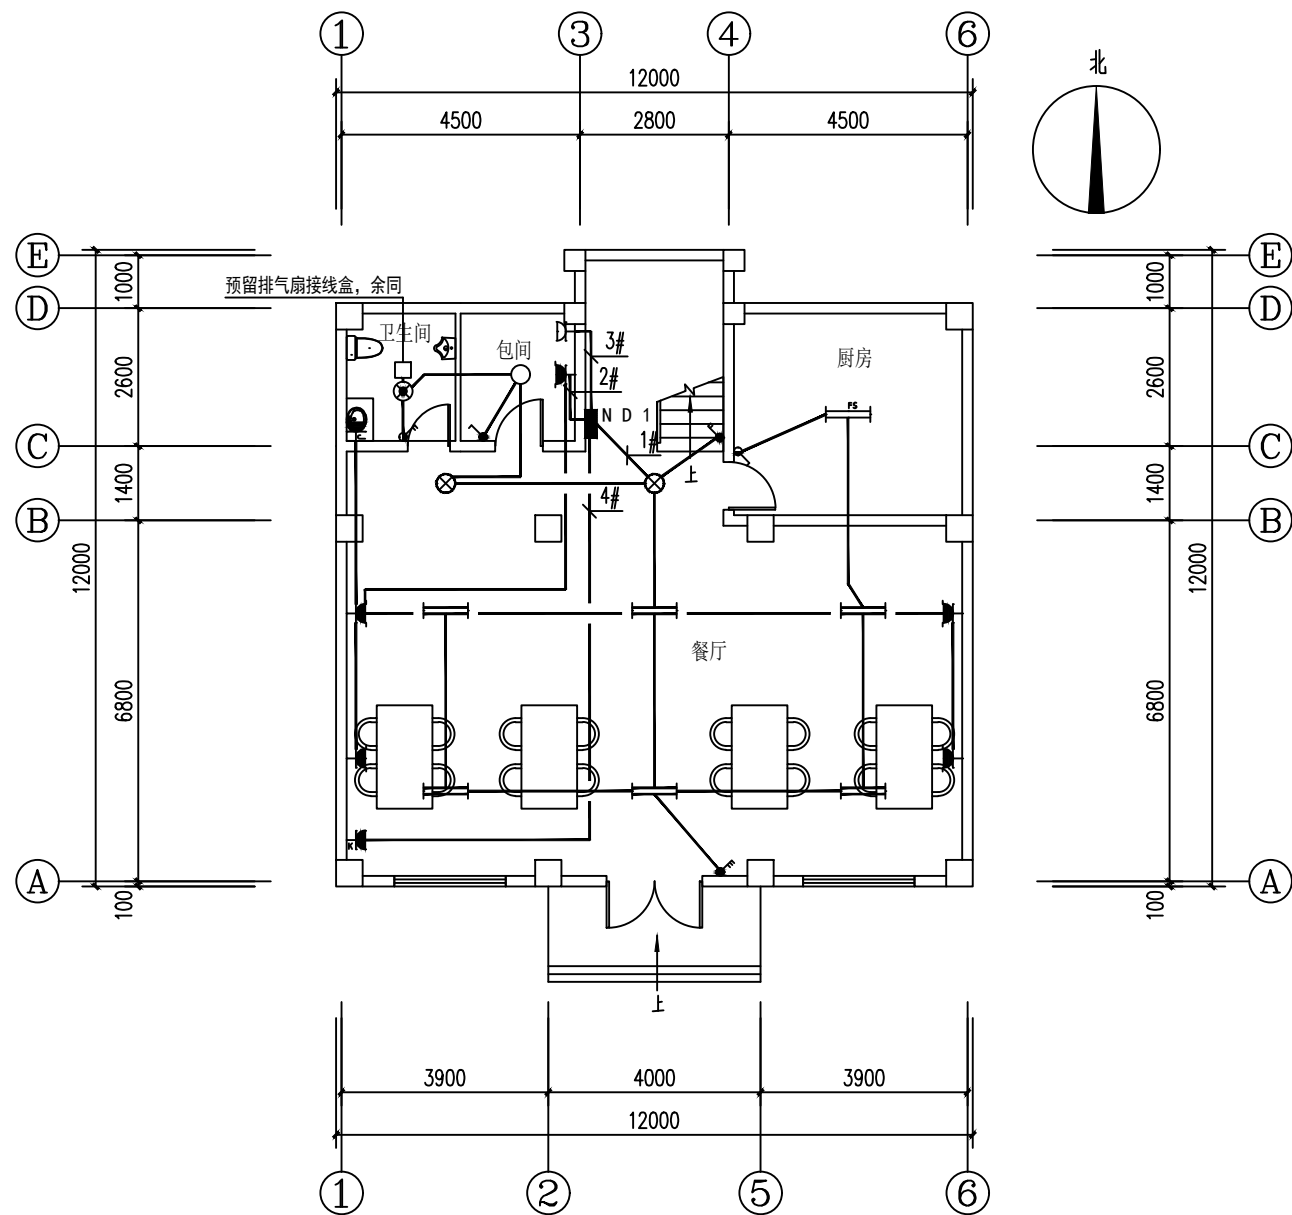

负一层照明平面图1:100

自建民宿 负一层照明平面图	阶段	施工图设计
	图号	电施-8
	比例	1:100
	日期	2021.05