


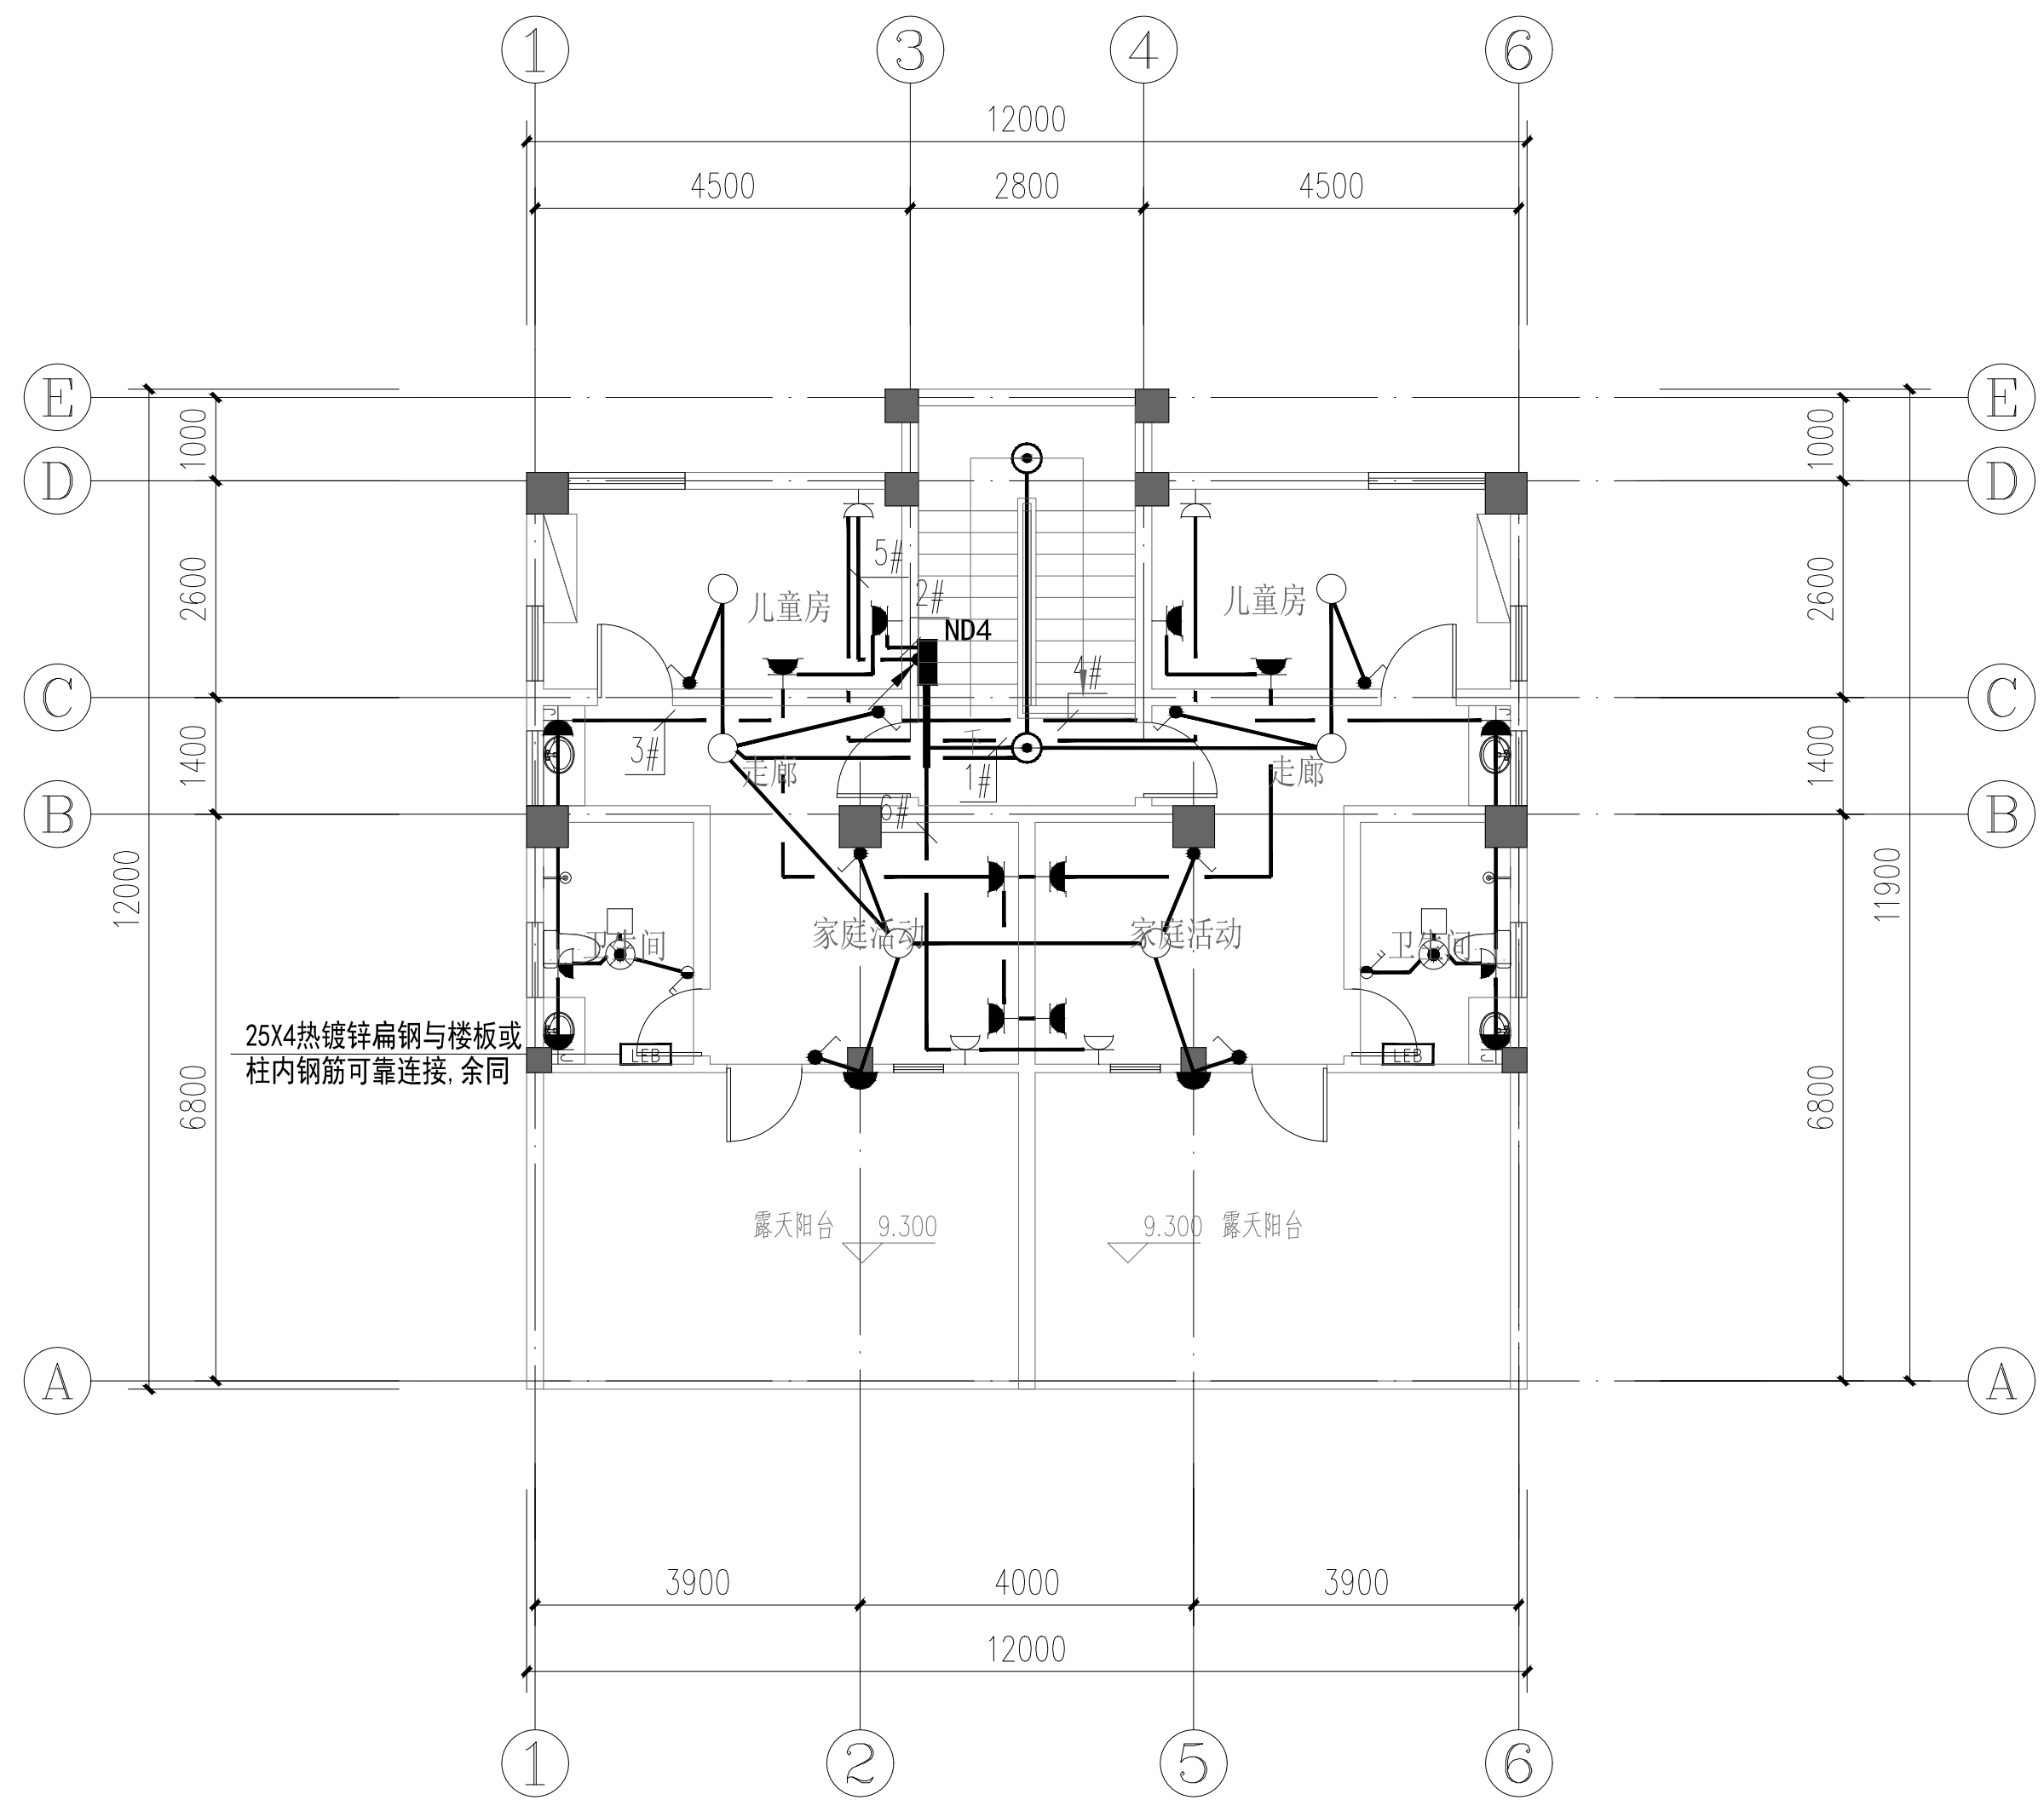

四层照明平面图 1:100

自建民宿	阶段	施工图设计
	图号	电施-11
	比例	1:100
	日期	2021.05